



POWIATOWY OŚRODEK DOKUMENTACJI  
GEODEZYJNO-KARTOGRAFICZNEJ  
98-200 Sieradz, ul. Wierneńczyka  
tel. 43 827 15 10, 43 822 47 71  
43 822 22 22, 43 822 22 22, 43 822 22 22

(KOPIA MAPY SYT.-WYS.)

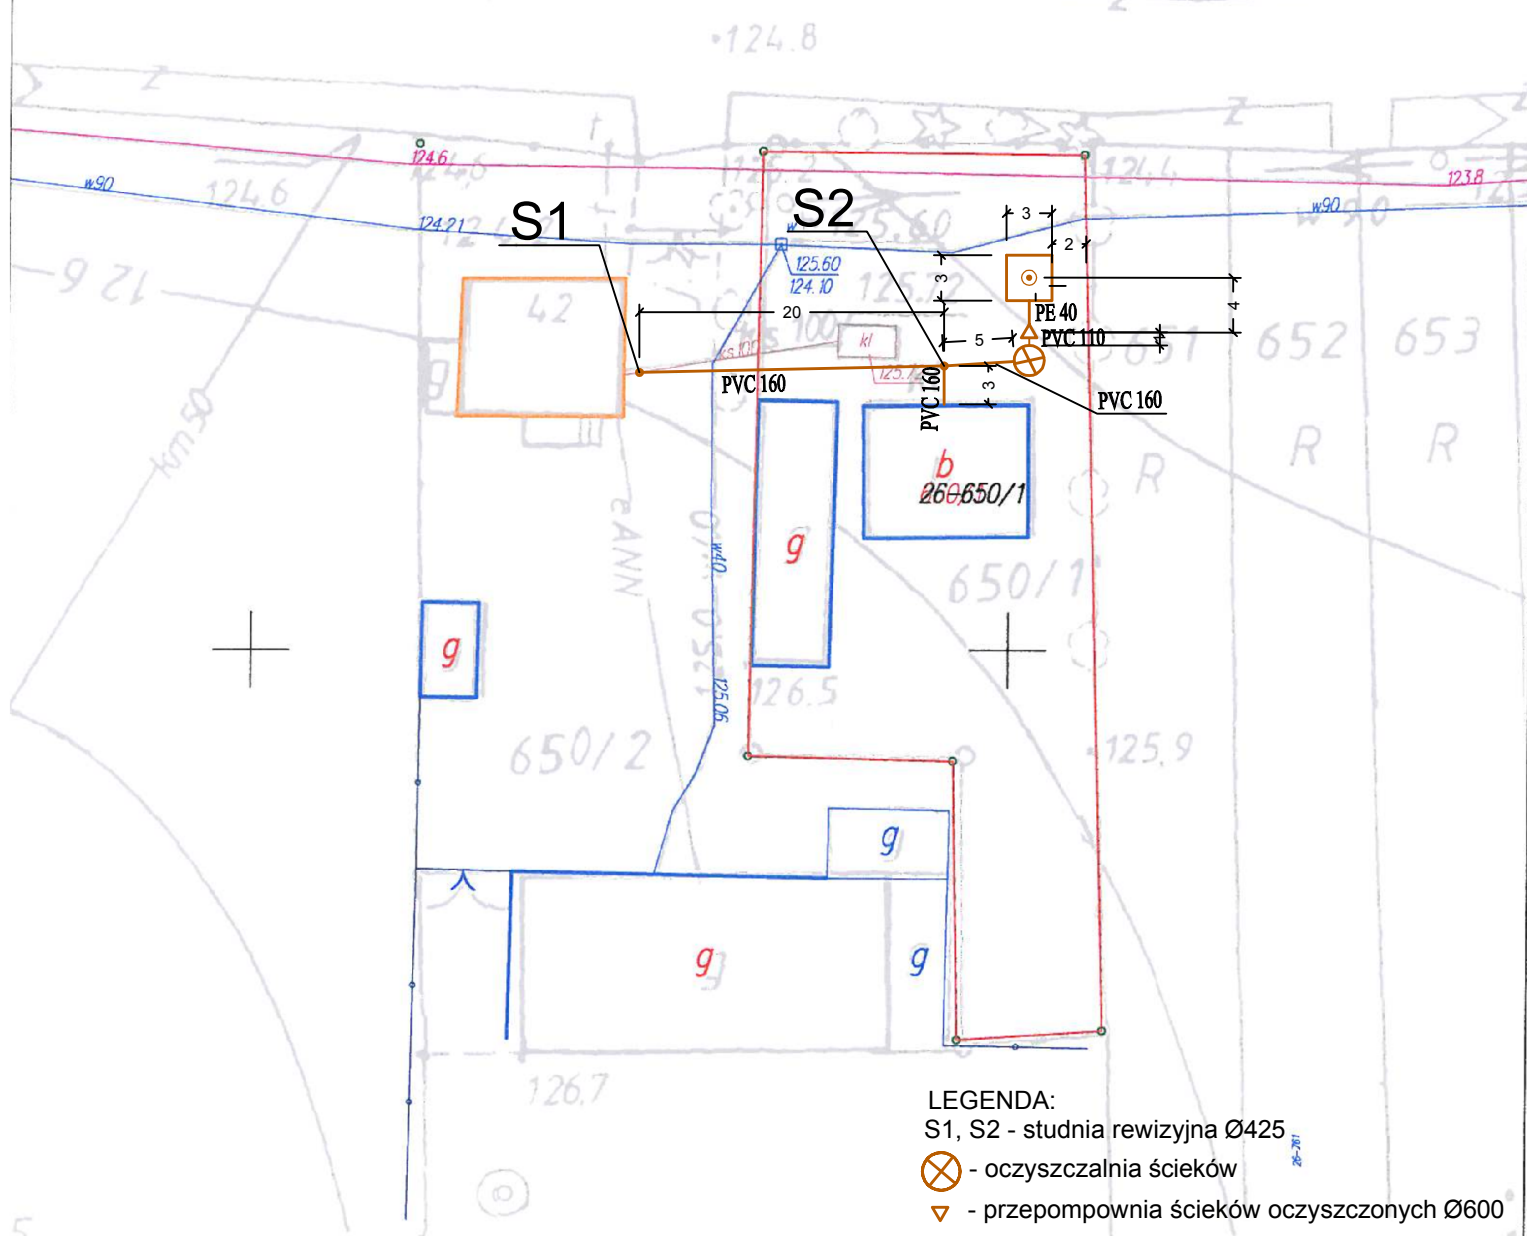

 - drenaż rozsączający w nasypie

PHU "ORTUS" Janusz Fengler  
ul. Leśna 5a, Chojne,  
98-210 Sieradz

Inwestor:

Gmina Goszczanów  
ul. Kaliska 19  
98-215 Goszczanów

	Imię i nazwisko	Data	Podpis
Projektował:	mgr inż. J. Fengler upr.324/82/87	02.2014	
Opracował:	mgr inż. P. Zagalski	02.2014	
Skala: 1: 500	Przedmiot opracowania: Budowa przydomowych oczyszczalni ścieków gm. Goszczanów		
Nr rys. 1	Tytuł rysunku: Projekt zagospodarowania terenu		

**Ariusz Smichura**  
/Imię i nazwisko, podpis,  
stanowisko służbowe  
osoby upoważnionej)