


gmina Goszczanów

Obręb Wilczków dz. 55/1, 55/2, 758

# MAPA DO CELÓW OPINIODAWCZYCH 1:500

(KOPIA MAPY SYT.-WYS.)

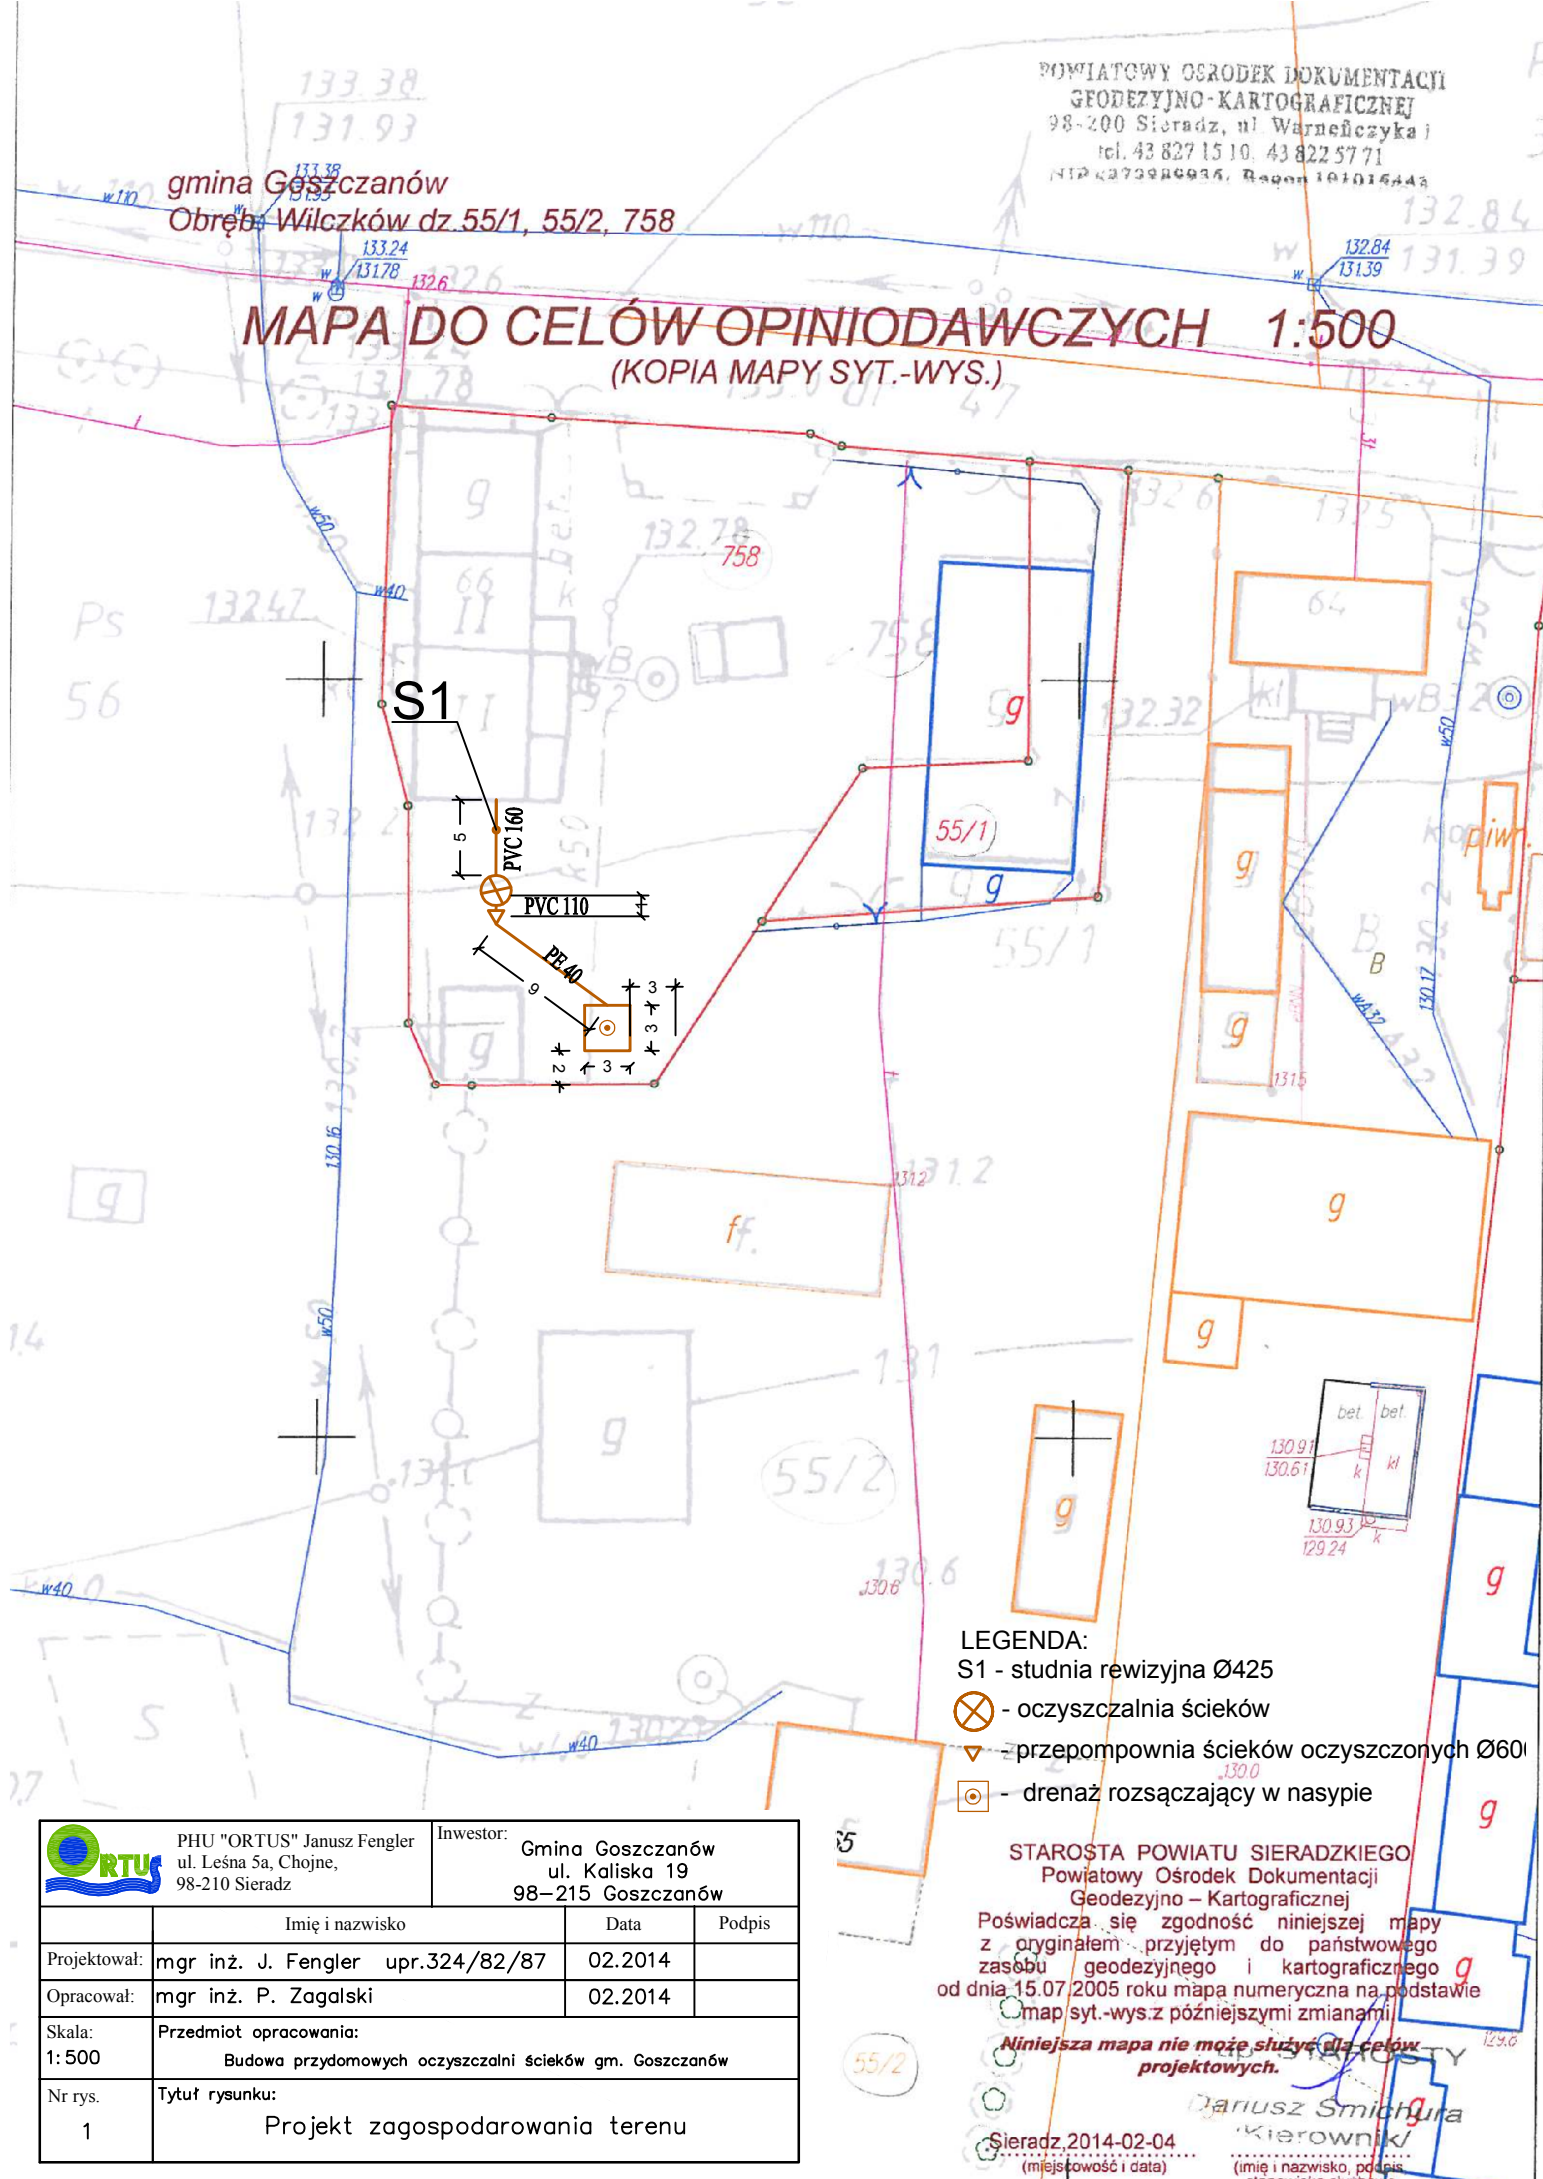

## LEGENDA:

S1 - studnia rewizyjna Ø425

⊗ - oczyszczalnia ścieków

▽ - przepompownia ścieków oczyszczonych Ø60

⊙ - drenaż rozsączający w nasypie

## STAROSTA POWIATU SIERADZKIEGO

Powiatowy Ośrodek Dokumentacji

Geodezyjno - Kartograficznej

Poświadczam, że zgodność niniejszej mapy z oryginałem przyjętym do państwowego zasobu geodezyjnego i kartograficznego od dnia 15.07.2005 roku mapą numeryczną na podstawie map syt.-wys.z późniejszymi zmianami

**Niniejsza mapa nie może służyć do celów projektowych.**

Sieradz 2014-02-04  
(miejscowość i data)

Dariusz Smichura  
Kierownik  
(imię i nazwisko, podpis, stanowisko służbowe)



PHU "ORTUS" Janusz Fengler  
ul. Leśna 5a, Chojne,  
98-210 Sieradz

Investor:

Gmina Goszczanów  
ul. Kaliska 19  
98-215 Goszczanów

	Imię i nazwisko	Data	Podpis
Projektował:	mgr inż. J. Fengler upr.324/82/87	02.2014	
Opracował:	mgr inż. P. Zagalski	02.2014	
Skala: 1: 500	Przedmiot opracowania: Budowa przydomowych oczyszczalni ścieków gm. Goszczanów		
Nr rys. 1	Tytuł rysunku: Projekt zagospodarowania terenu		